


KOPIA MAPY
SYTUACYJNO - WYSOKOŚCIOWEJ
Województwo Świętokrzyskie
POWIAT JĘDRZEJOWSKI

Gmina: Oksa

Miejscowość: Rembiechowa

Nr arkusza mapy: 143.344.203
143.344.251

Skala: 1:1000

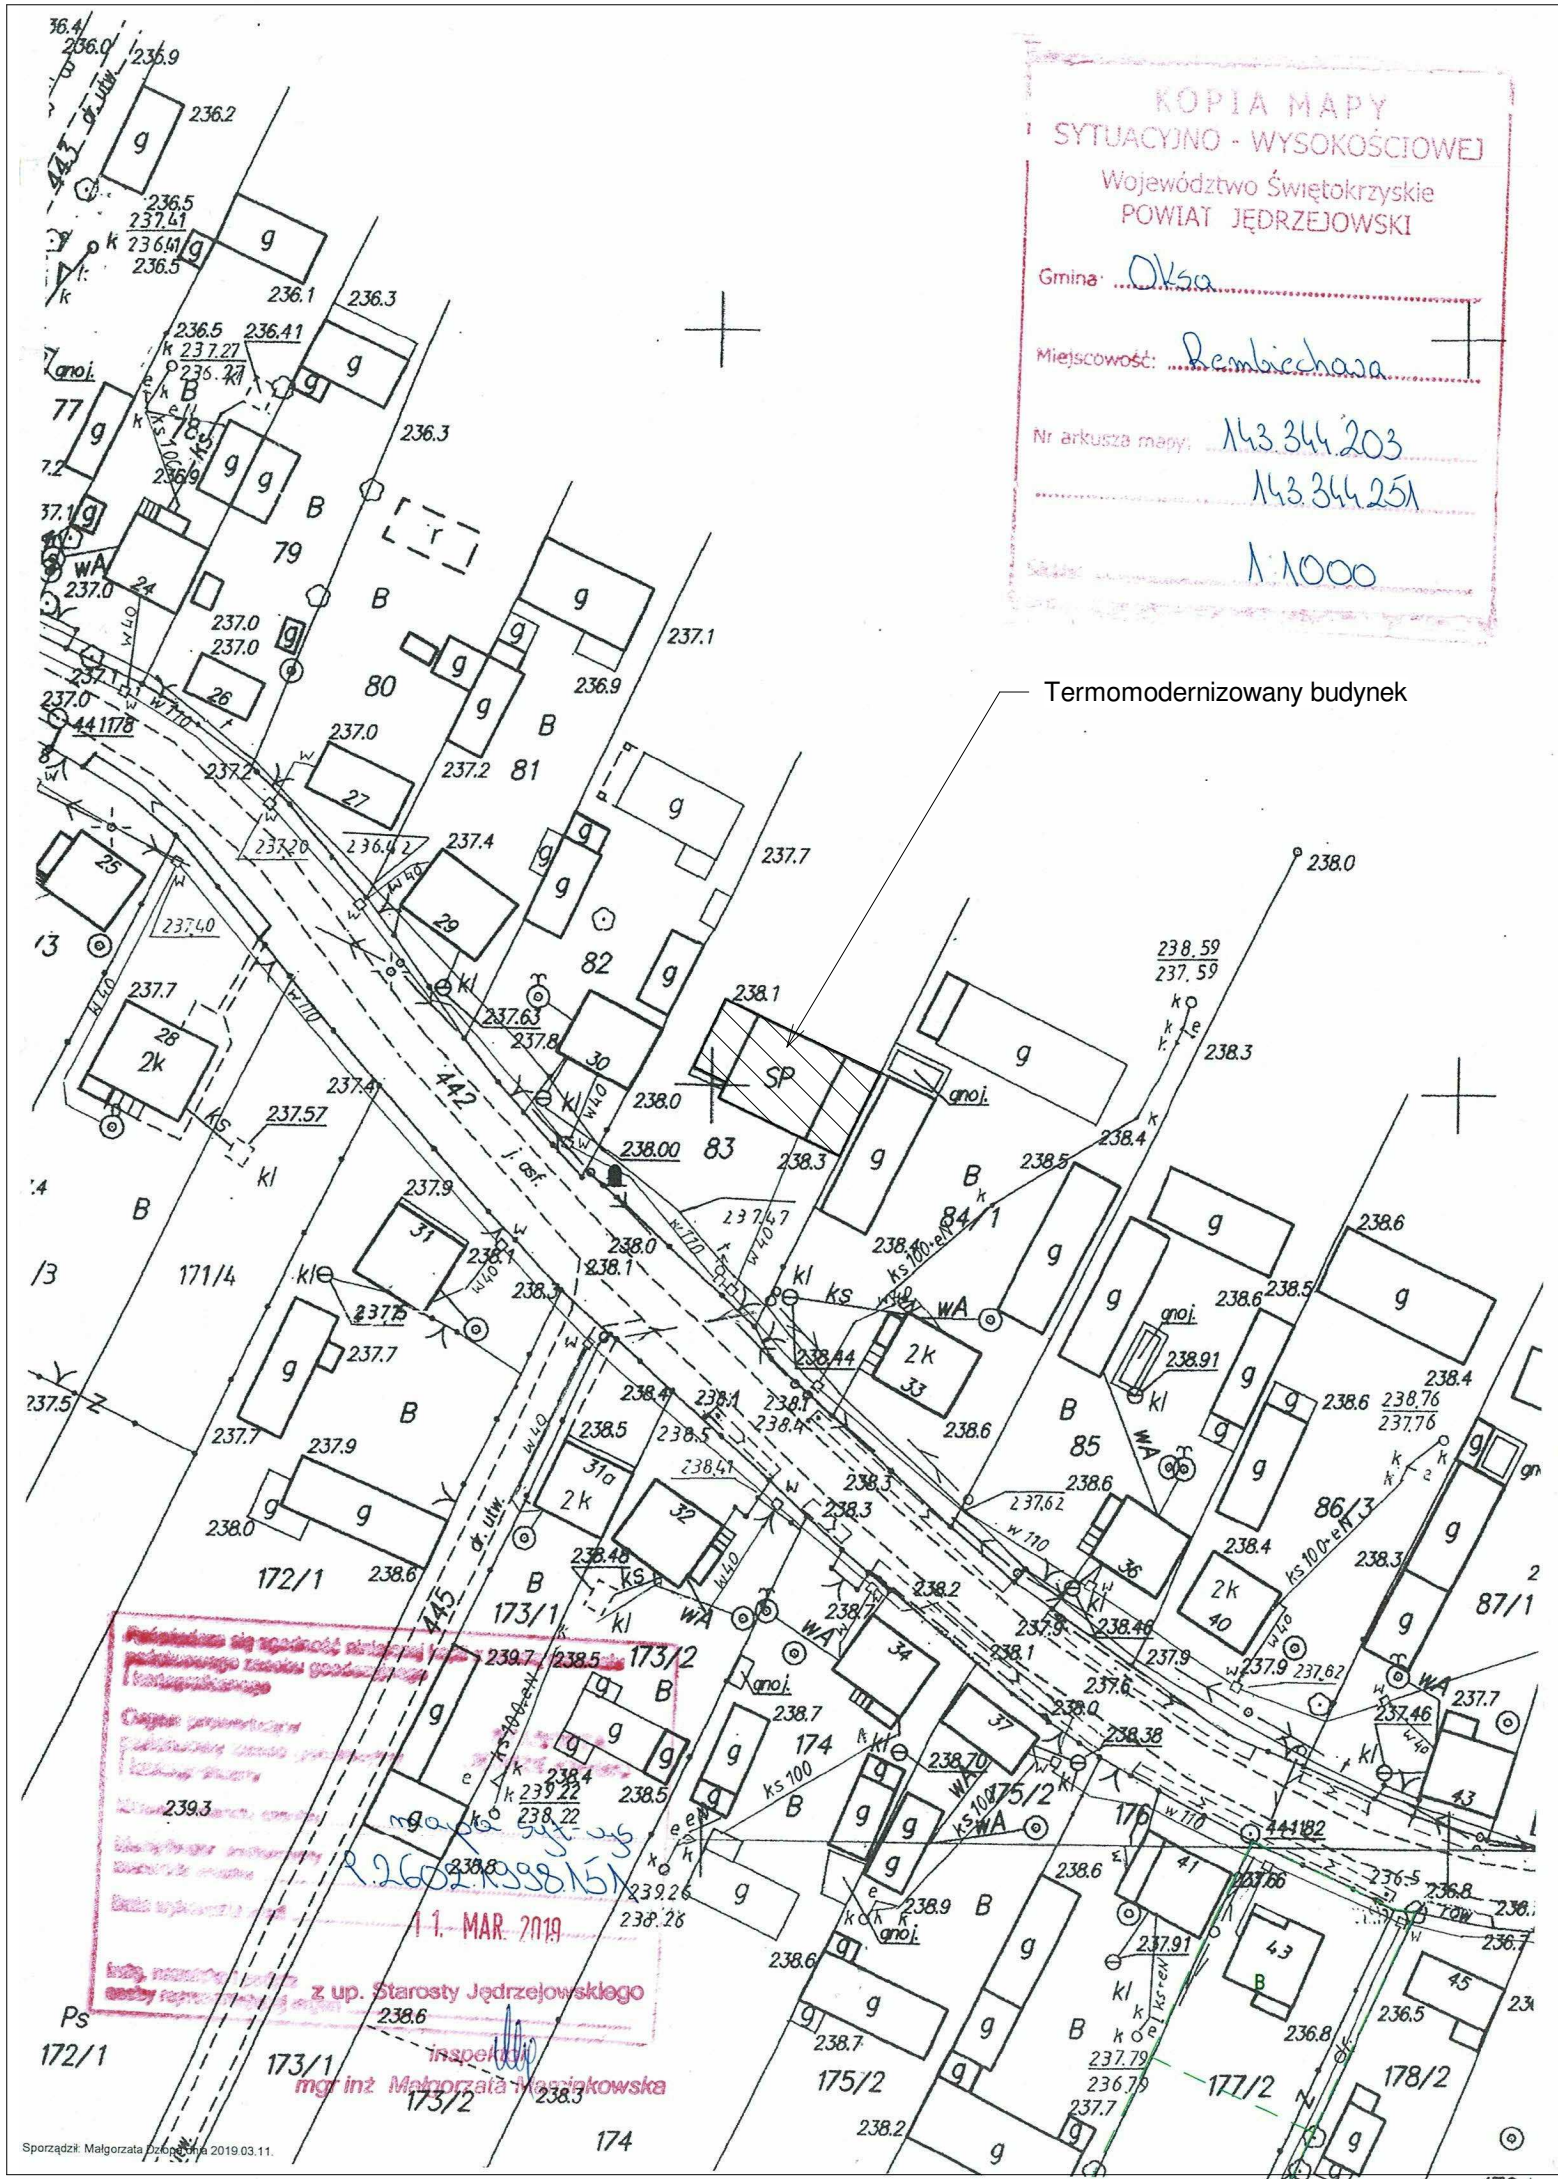

Termomodernizowany budynek

Przebieganie się zgodność niniejszy plan zagospodarowania terenu z planem miejscowym (zagospodarowanie terenu)

Opis przedsięwzięcia:
zabudowa terenów zielonych
zabudowa terenów zielonych

239.3

1.1. MAR. 2019

z up. Starosty Jędrzejowskiego

mgr inż. Małgorzata Kozłowska

Biuro projektowe DWORACZYK-ARCHITEKTURA
39-400 Tarnobrzeg, Al. Warszawska 170D
600 338 494, 600 505 918 www.d-architektura.com.pl
gajekada@gmail.com, dworaczykkamil@gmail.com

Objekt/adres inwestycji
Kompleksowa termomodernizacja budynków użyteczności publicznej na terenie Gminy Oksa. Budynek świetlicy i OSP w Rembiechowej, Dz. nr 83, obręb Rembiechowa

Inwestor Gmina Oksa, ul Włoszczowska 22, 28 – 363 Oksa			
Projektant mgr inż. arch. Kamil Dworczyk	Podpis	Specjalność architektura	Nr. upr. 6/PKOKK/2014
Tytuł rysunku Plan zagospodarowania terenu			
Stadium Projekt budowlany wykonawczy		Data 05.2019	Skala 1 : 1000
Nr rysunku			PZT

Dworczyk architektura

Sporządził: Małgorzata Dworczyk 2019.03.11.